


图纸目录

DRAWING CONTENTS

[illegible][illegible]

设计单位

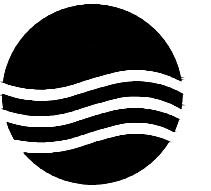

大洲设计咨询集团有限公司
DaZhou Design Consulting Group Co.Ltd

用心设计，绘制人生蓝图
证书编号：A232006431

资 质 业 务 范 围	建筑行业（建筑工程、人防工程） 风景园林工程设计专项 市政行业、水利行业 公路行业（公路） 电力行业（送电工程、变电工程）
----------------------------	---

建设单位

娄底职业技术学院

项目名称	无人机产教融合基地内场隔断与实训室内部装修项目
------	-------------------------

工程名称	
------	--

	姓 名	签 名
审 核	田洪斌	田洪斌
项目负责人	陈 鸿	陈 鸿
专业负责人	陈 鸿	陈 鸿
校 对	龙 耀	龙耀
设 计	刘伟军	刘伟军
绘 图	刘伟军	刘伟军

图 纸 名 称	图 纸 目 录
------------------	------------------

专 业	施工图
-----	-----

图 号	00
-----	----


日 期	2025.06
-----	---------

执业专用章


(按规定加盖)

出图专用章

本图须加盖出图签章, 否则一律无效

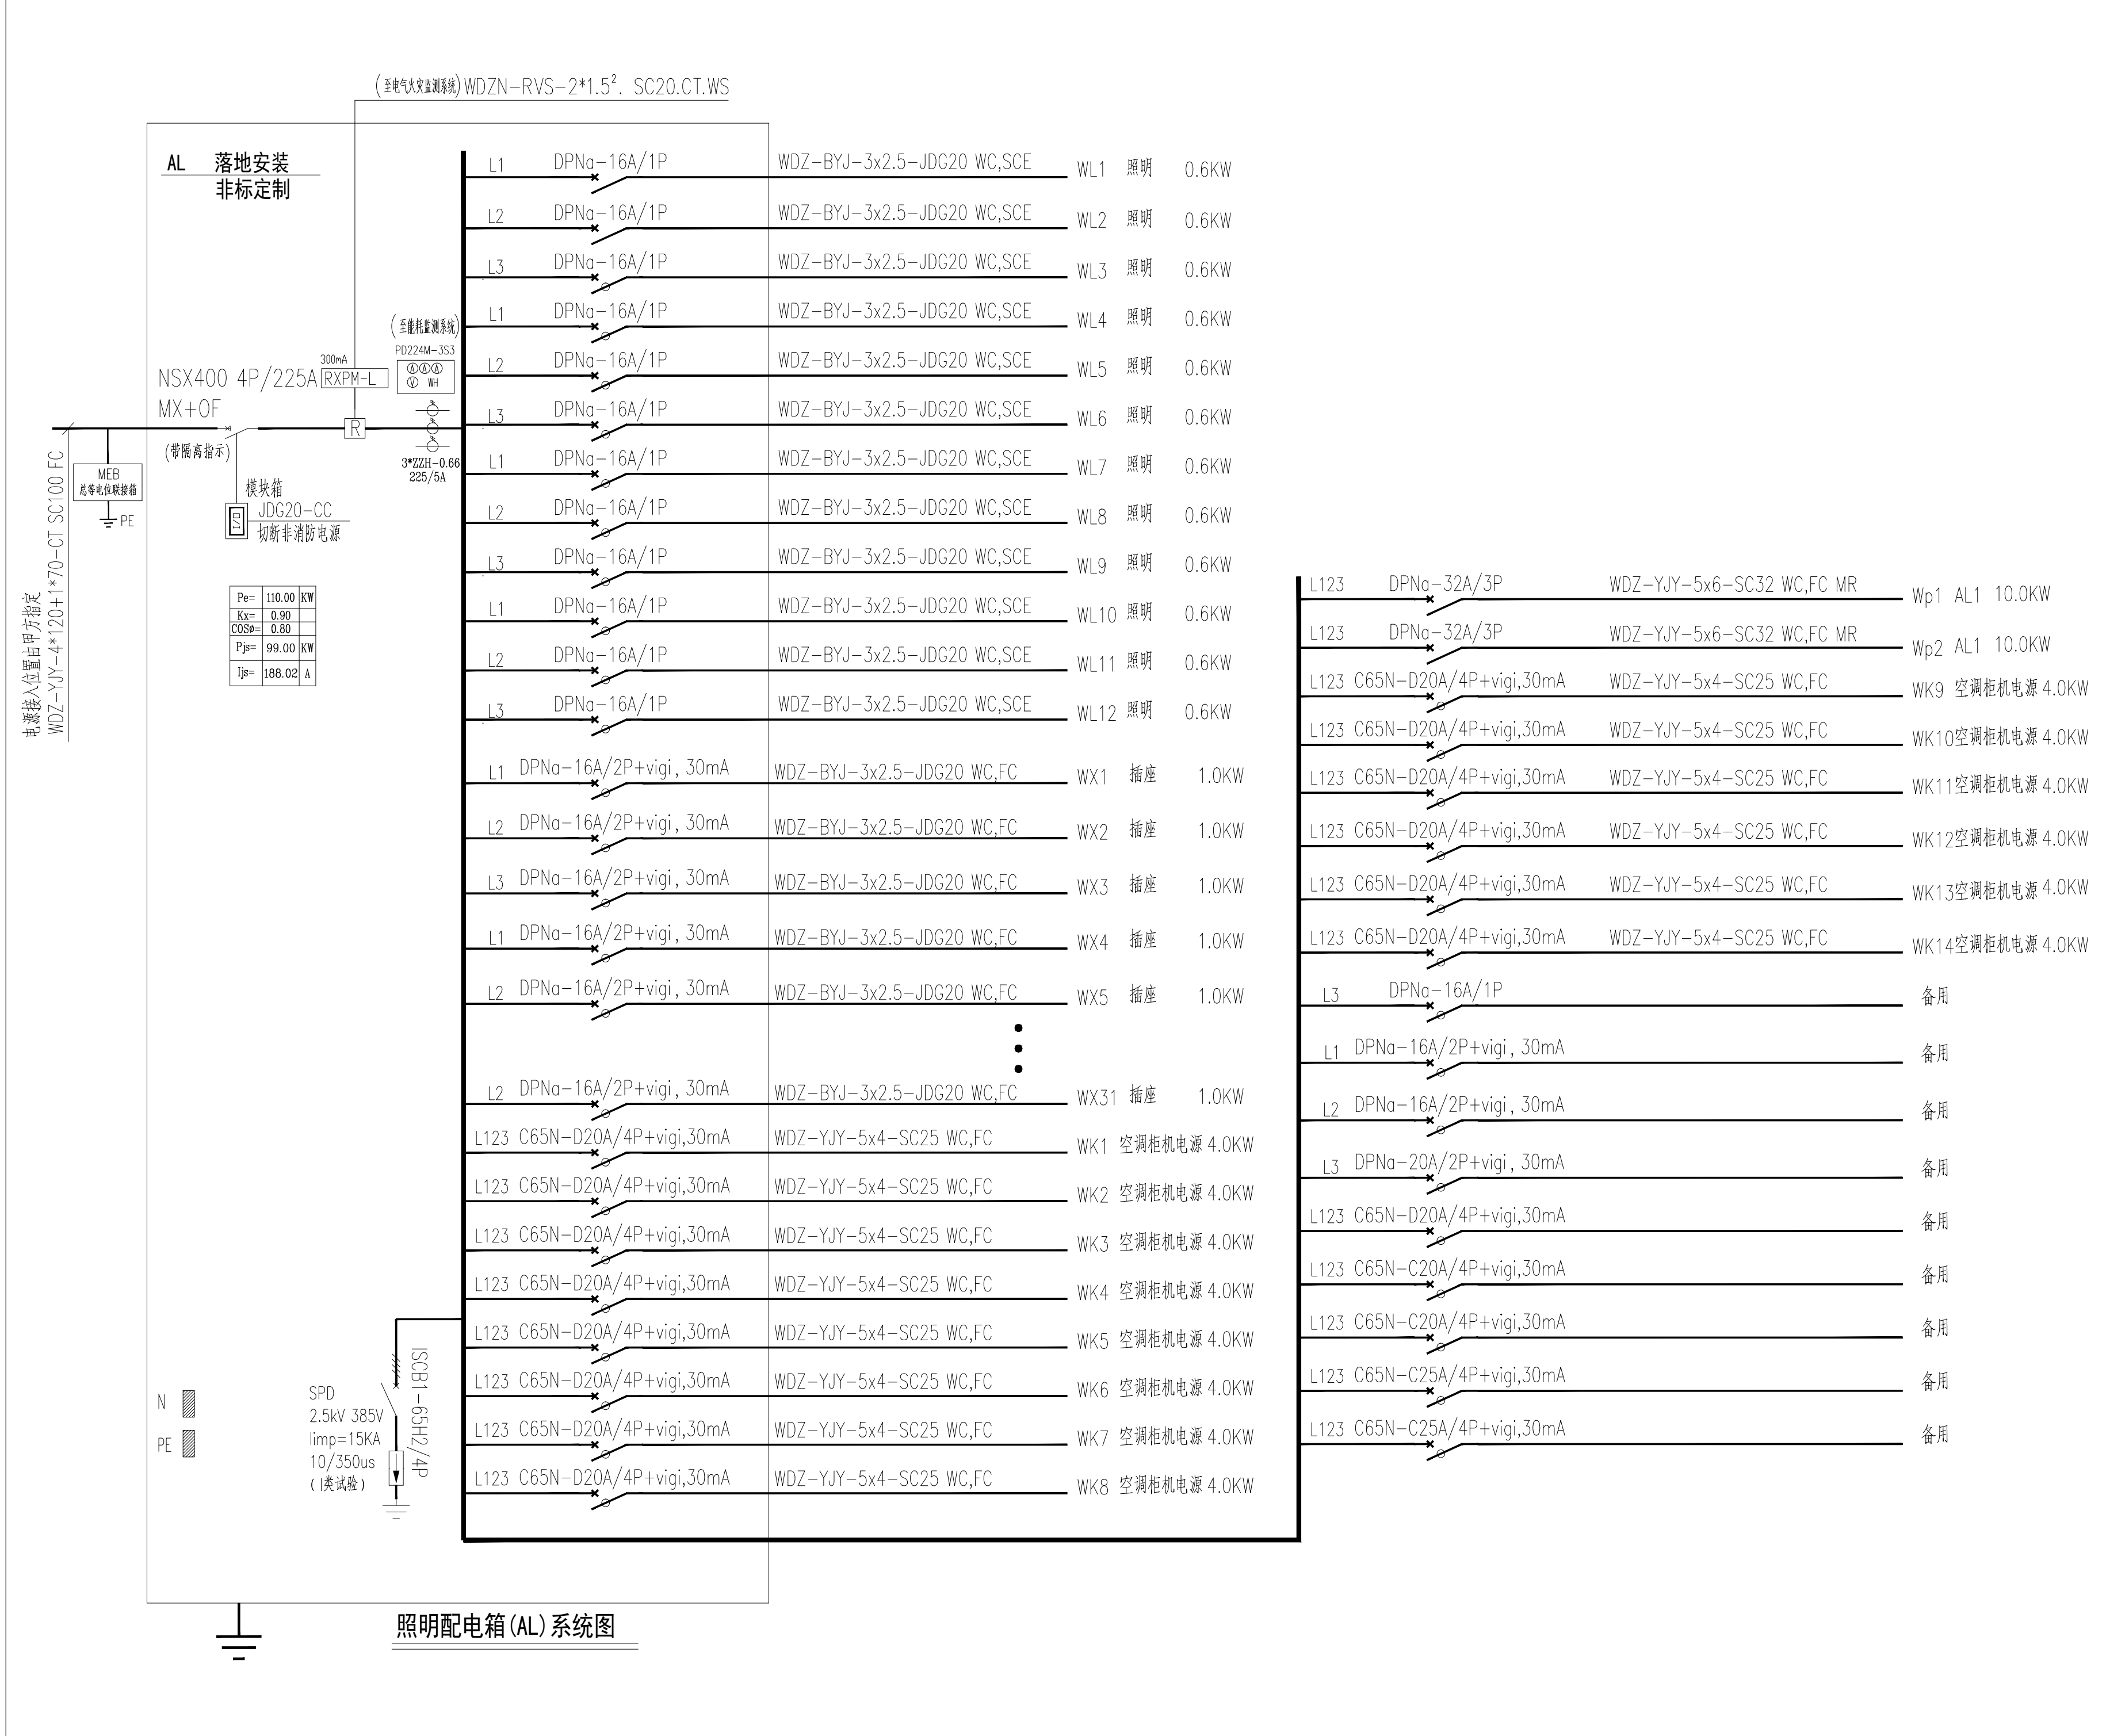

设计单位

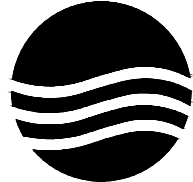




大洲设计咨询集团有限公司
DaZhou Design Consulting Group Co.Ltd

用心设计，绘制人生蓝图
证书编号：A232006431

资质 业务 范围	建筑行业（建筑工程、人防工程） 风景园林工程设计专项 市政行业、水利行业 公路行业（公路） 电力行业（送电工程、变电工程）	
----------------	---	--

建设单位

   娄底职业技术学院

项目 名称	无人机产教融合基地内场隔断与实训室内部装修项目	
工程名称		
	姓 名	签 名
审 核	田洪斌	
项目负责人	陈 鸿	
专业负责人	陈 鸿	
校 对	龙 耀	
设 计	刘伟军	
绘 图	刘伟军	
图 纸 名 称		
专 业	施工图	
图 号		
日 期	2025. 06	

执业专用章

(按规定加盖)

出图专用章

配电系统图

02

本图须加盖出图签章，否则一律无效

接入上级配电箱
WDZ-YJY-5*6-CT SC32 FC

AL1 墙上安装
非标定制

DPNa-32A/3P

Pe=	10.00	KW
Kx=	0.90	
COSφ=	0.80	
Pjs=	9.00	KW
Ijs=	17.09	A

N

PE

L1 DPNa-16A/1P

L2 DPNa-16A/2P+vigi, 30mA

L3 DPNa-16A/2P+vigi, 30mA

L1 DPNa-20A/2P+vigi, 30mA

L1 DPNa-20A/2P+vigi, 30mA

WDZ-BYJ-3x2.5-JDG20 WC,SCE

WDZ-BYJ-3x2.5-JDG20 WC,SCE

WDZ-BYJ-3x2.5-JDG20 WC,SCE

WDZ-BYJ-3x4.0-JDG20 WC,SCE

WDZ-BYJ-3x4.0-JDG20 WC,SCE

WL1 照明

Wx1 插座

Wx2 插座

WK1 空调

WK2 空调

照明配电箱 (AL1) 系统图

设计单位

大洲设计咨询集团有限公司

DaZhou Design Consulting Group Co.Ltd

用心设计，绘制人生蓝图

证书编号：A232006431

资质
业务
范围

建筑行业（建筑工程、人防工程）
风景园林工程设计专项
市政行业、水利行业
公路行业（公路）
电力行业（送电工程、变电工程）

建设单位

娄底职业技术学院

项目 名称

无人机产教融合基地内场隔断与实训室内部装修项目

工程名称

姓 名

签 名

审 核

田洪斌

田洪斌

项目负责人

陈 鸿

陈 鸿

专业负责人

陈 鸿

陈 鸿

校 对

龙 耀

龙 耀

设 计

刘伟军

刘伟军

绘 图

刘伟军

刘伟军

图 纸 名 称

配电系统图

专 业

施工图

图 号

02-1

日 期

2025. 06

执业专用章

（按规定加盖）

出图专用章

本图须加盖出图签章, 否则一律无效

弱电图例表:


图例	图例说明	图例	说明
	底边距地标高		底边距地标高
	网络/电话双口信息插座		普通五孔插座(无特殊说明底边距地300mm)~250V 10A
	底边距地标高		带防浪五孔插座~250V 10A, 防浪型: IP54
	网络/电视双口信息插座		专用三孔插座, 功率≥3.5kw
	等电位端子箱 (H:450mm)		配电箱
注:除特殊标注及图例标示外,所有照明开关、插座均暗装。		注:除特殊标注及图例标示外,所有照明开关、插座均暗装。	
注:弱电电箱以上土建安装高度和位置为准。		注:特殊插座高度详图纸注明高度。	
注:特殊插座高度详图纸注明高度。		注:特殊插座高度详图纸注明高度。	

强电图例表:


图例	说明
	底边距地标高
	普通五孔插座(无特殊说明底边距地300mm)~250V 10A
	带防浪五孔插座~250V 10A, 防浪型: IP54
	专用三孔插座, 功率≥3.5kw
	配电箱
注:除特殊标注及图例标示外,所有照明开关、插座均暗装。	
注:弱电电箱以上土建安装高度和位置为准。	
注:特殊插座高度详图纸注明高度。	
注:特殊插座高度详图纸注明高度。	

机电点位平面图

SCALE 1:200

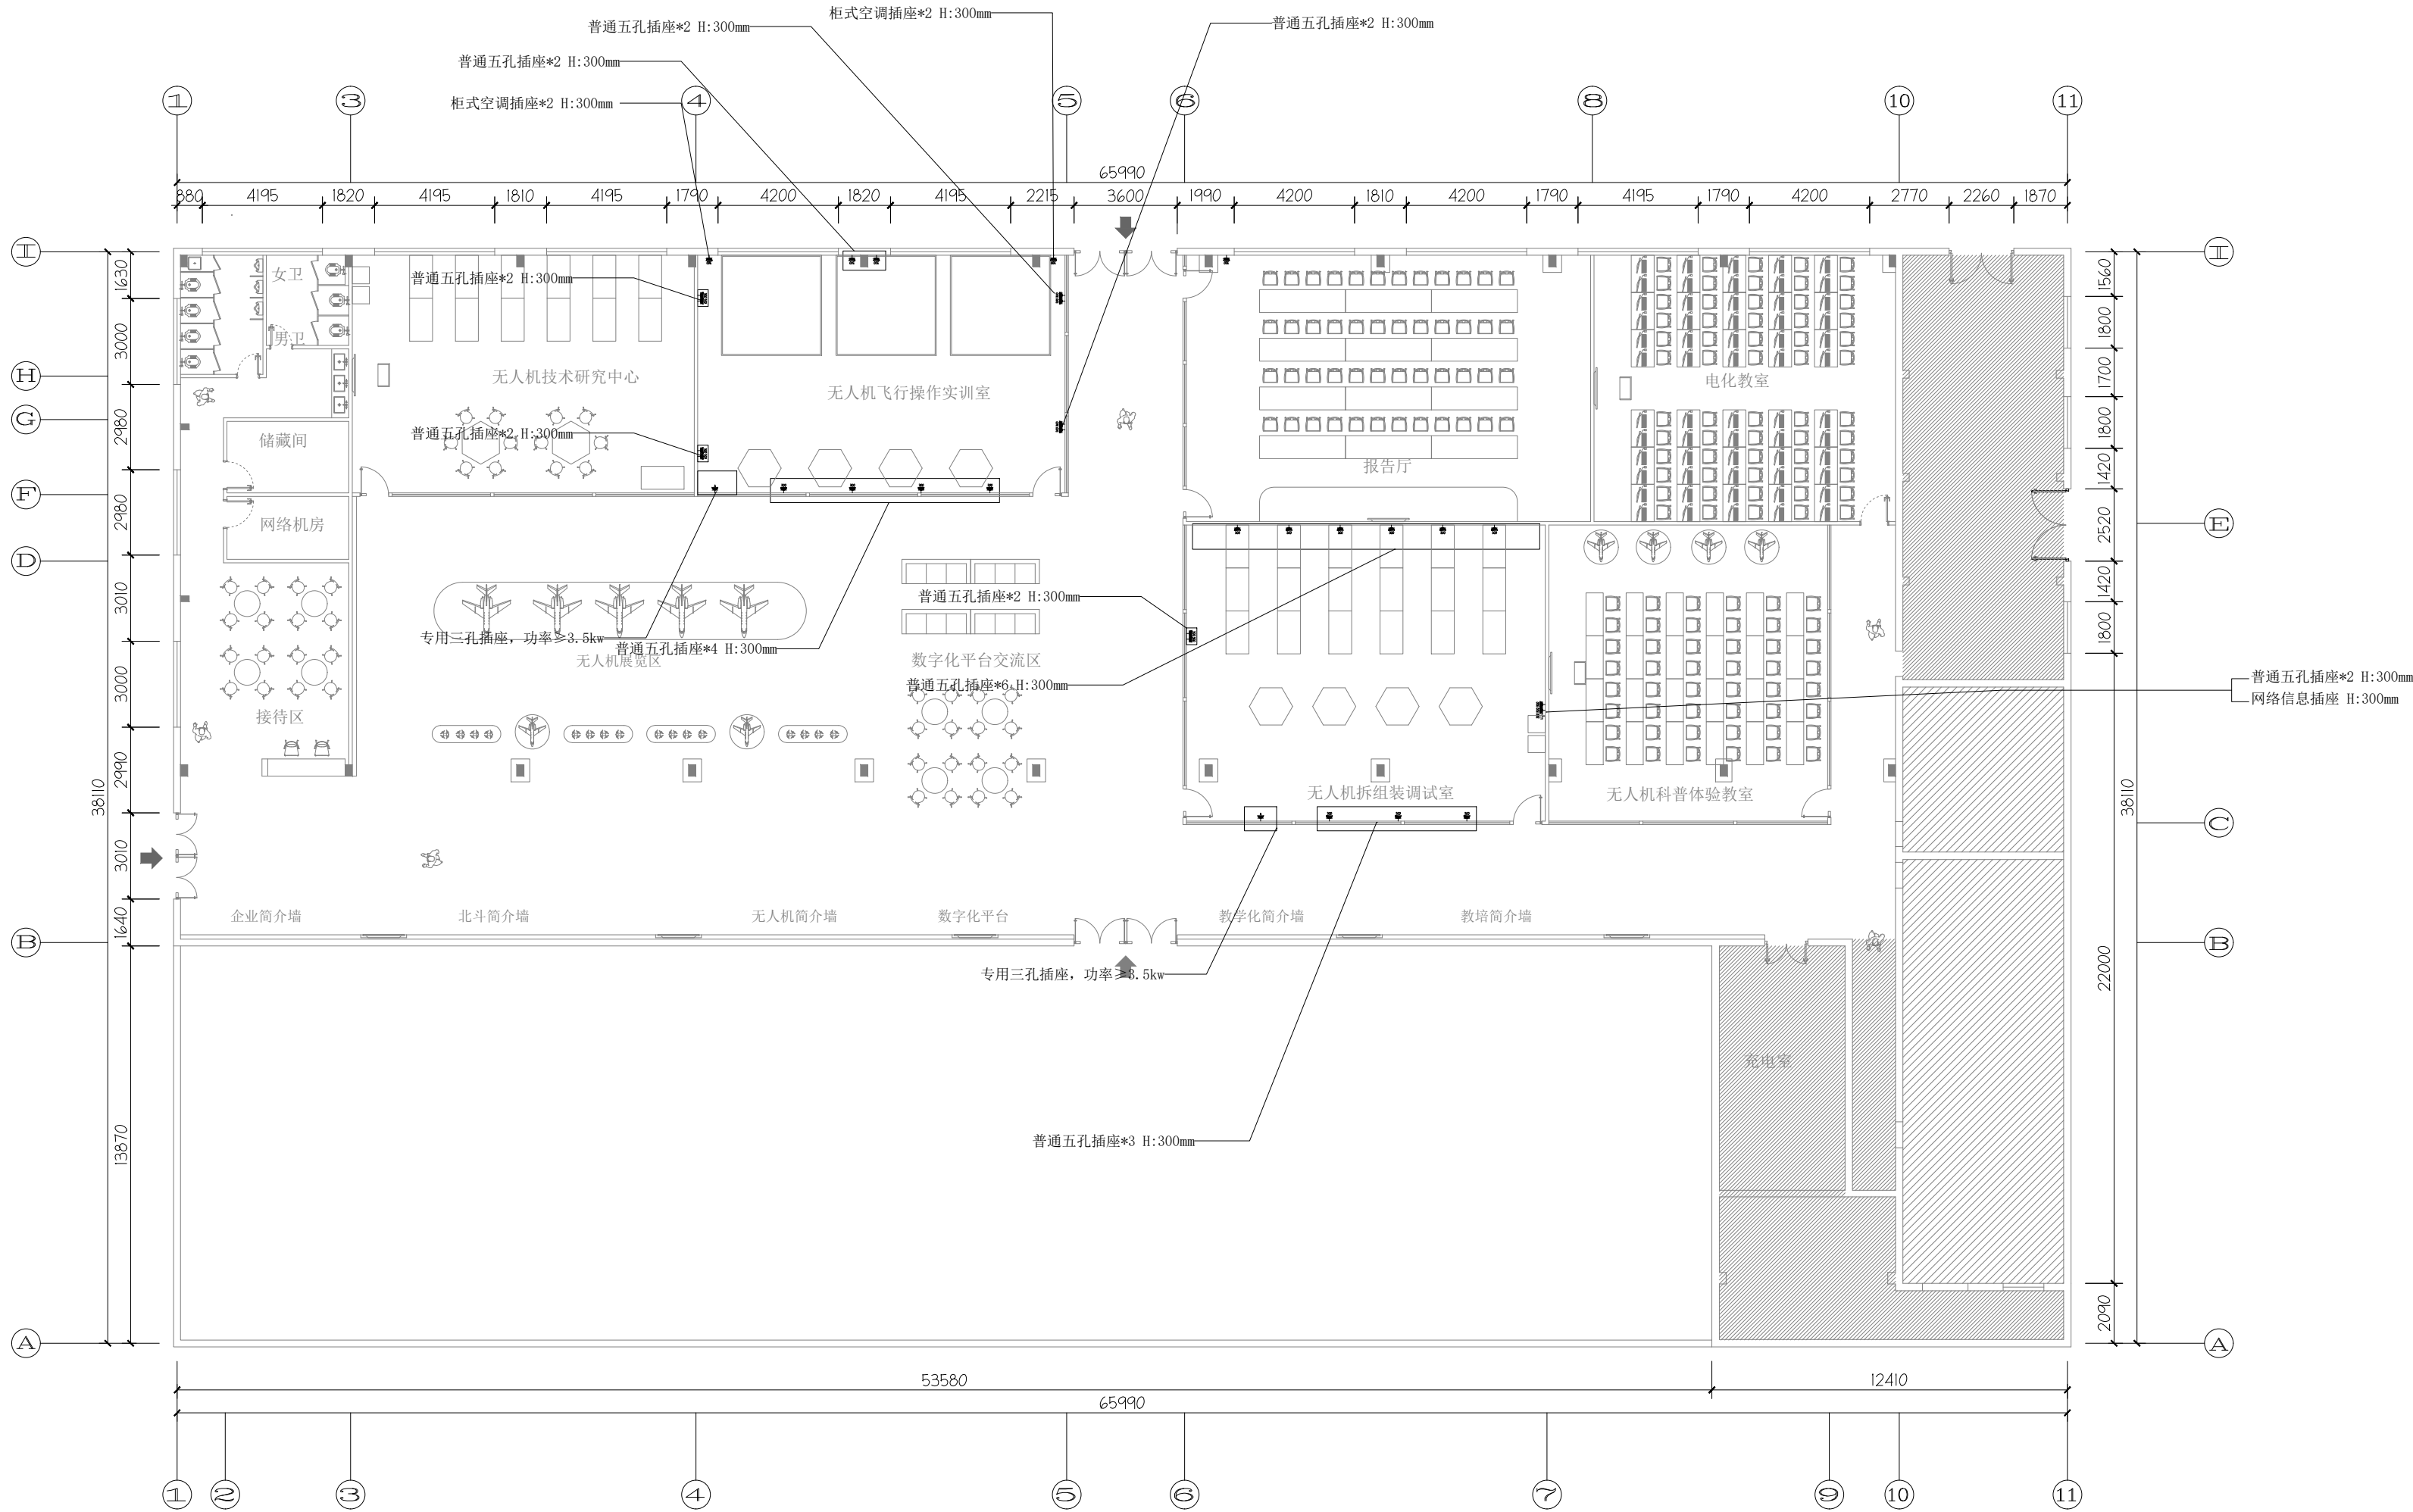

设计单位

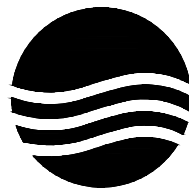

大洲设计咨询集团有限公司

DaZhou Design Consulting Group Co., Ltd

用心设计, 绘制人生蓝图

证书编号: A232006431

资质
业务
范围

建筑行业(建筑工程、人防工程)
风景园林工程设计专项
市政行业、水利行业
公路行业(公路)
电力行业(送电工程、变电工程)

建设单位

娄底职业技术学院

项目名称

无人机产教融合基地内场隔断与实训室内部装修项目

工程名称

姓名

签名

审核

田洪斌

项目负责人

陈鸿

专业负责人

陈鸿

校对

龙耀

设计

刘伟军

绘图

刘伟军

图
纸
名
称

机电点位平面图

专业

施工图

图号

03

日期


2025. 06

执业专用章

(按规定加盖)

出图专用章


本图须加盖出图签章, 否则一律无效

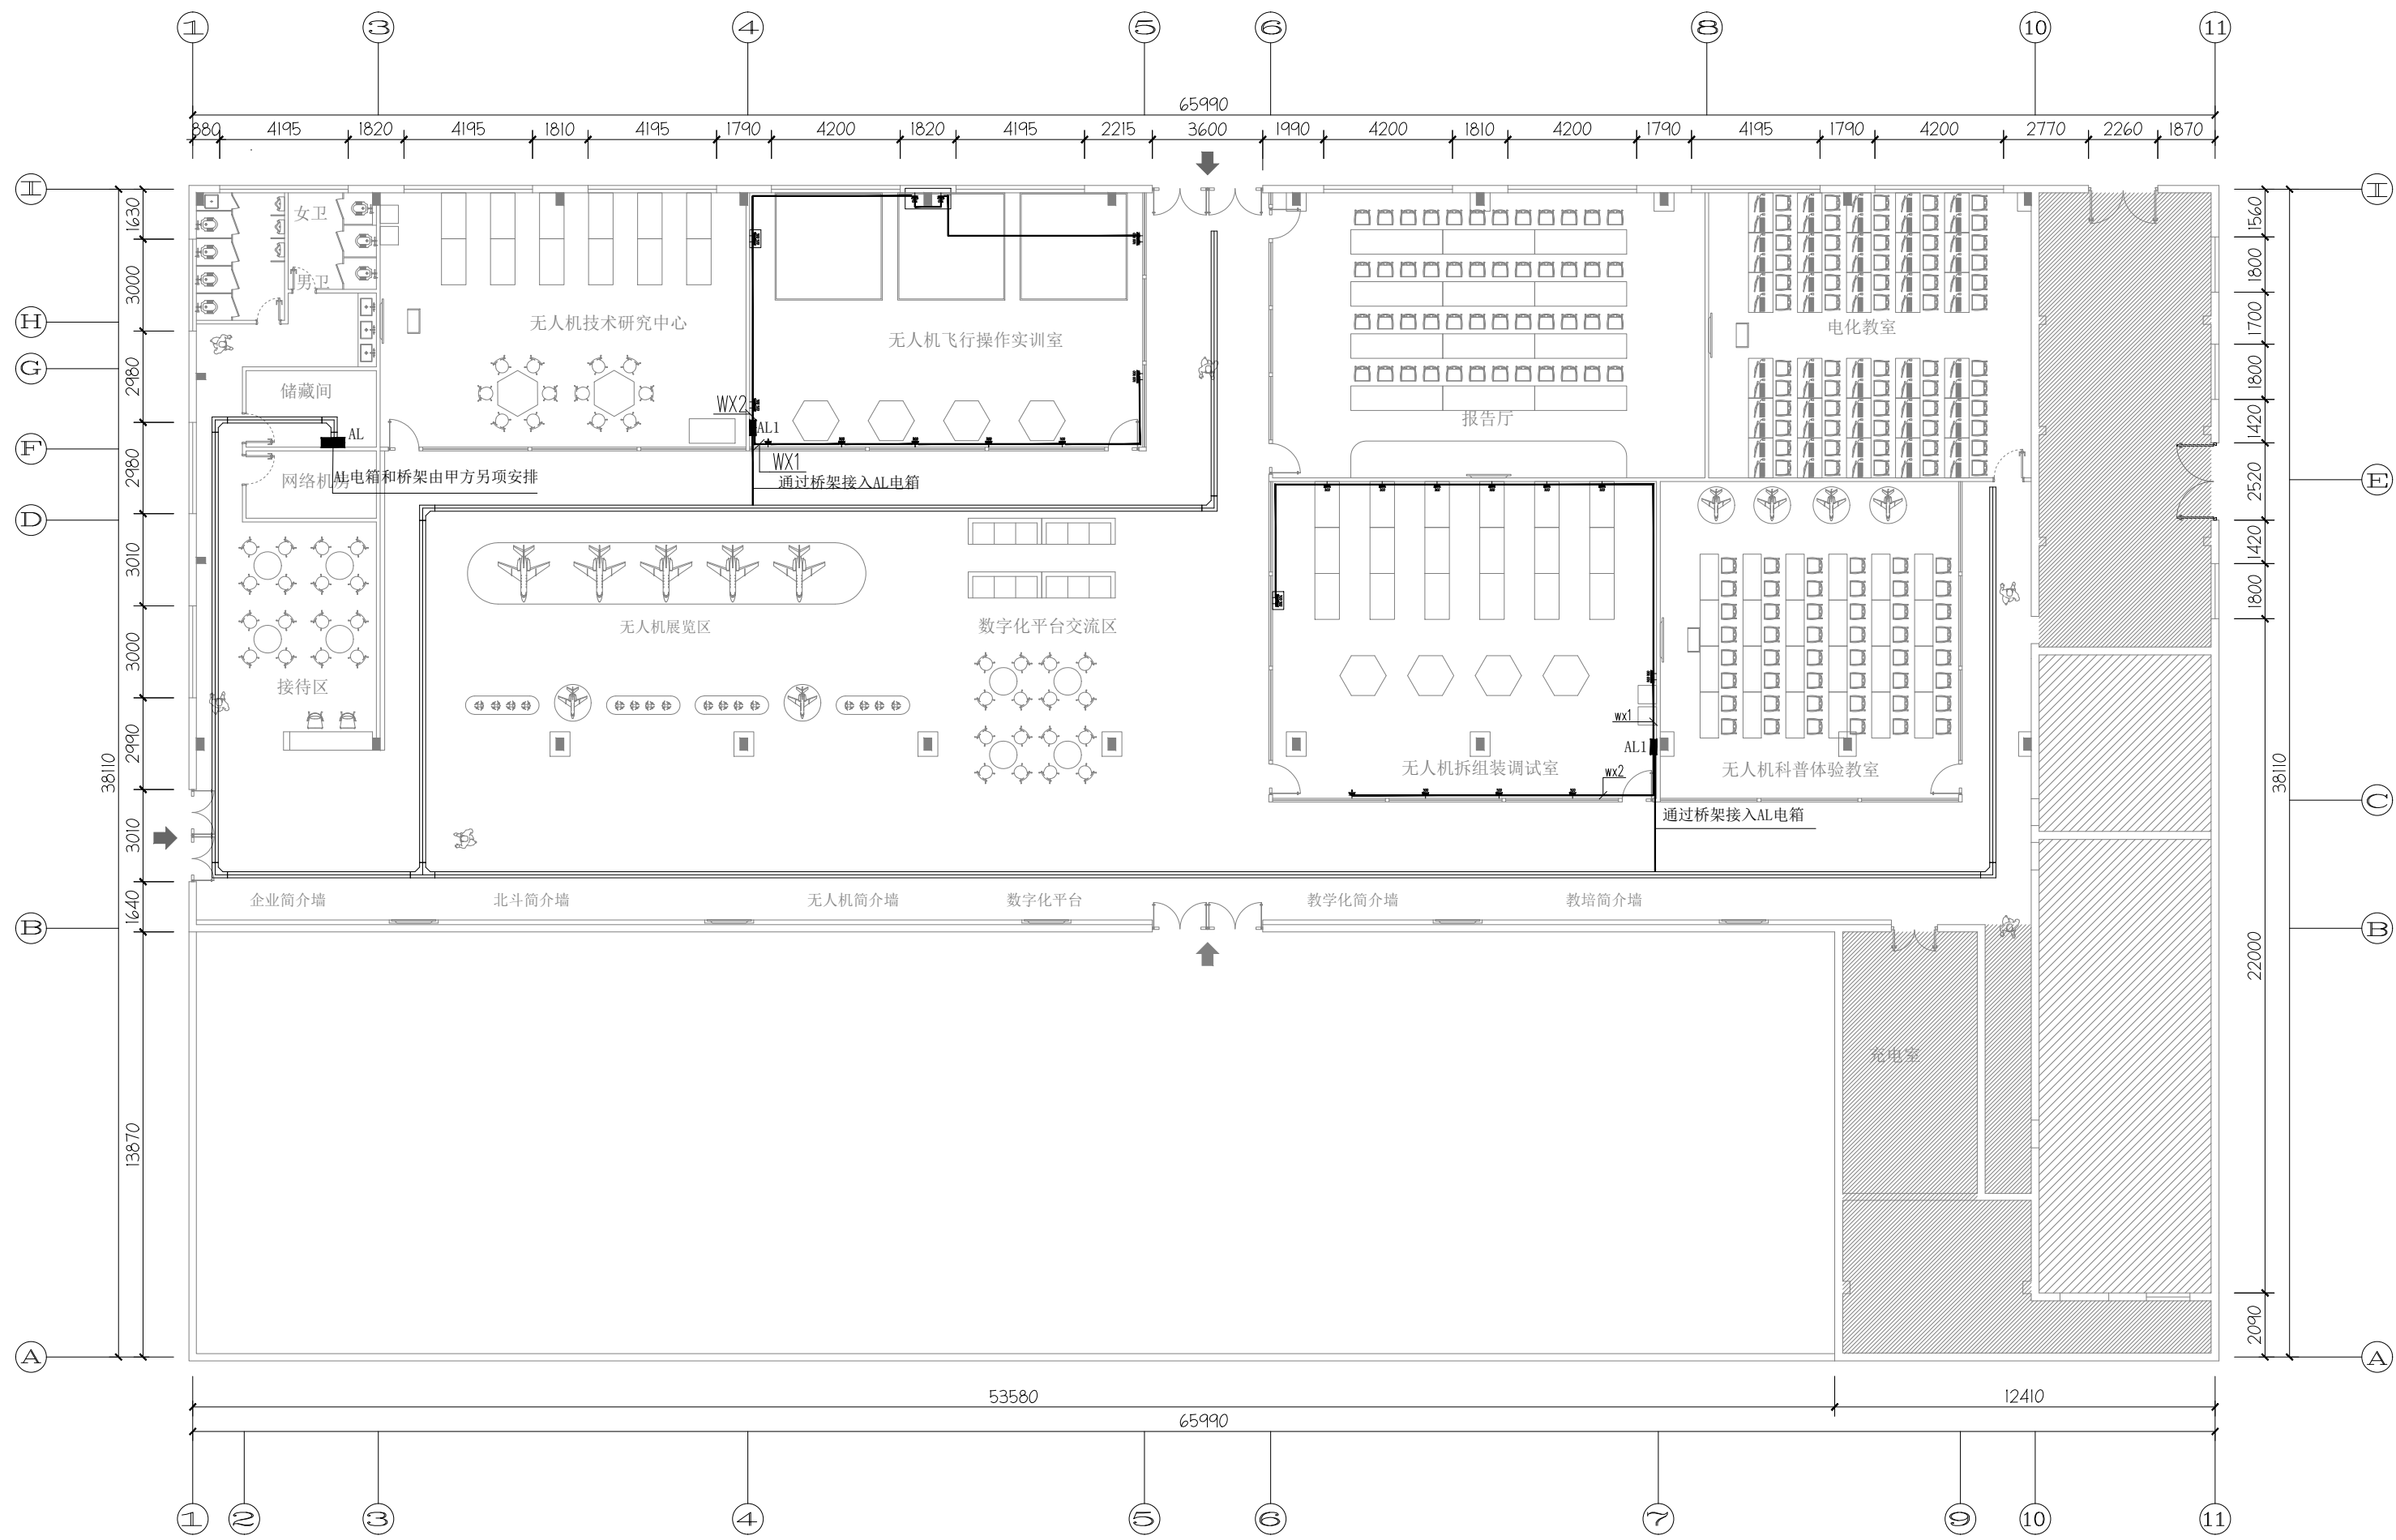

插座平面图

SCALE 1:200

设计单位

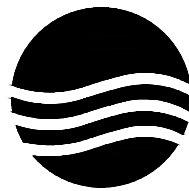

大洲设计咨询集团有限公司

DaZhou Design Consulting Group Co., Ltd

用心设计，绘制人生蓝图

证书编号：A232006431

资质
业务
范围

建筑行业（建筑工程、人防工程）

风景园林工程设计专项

市政行业、水利行业

公路行业（公路）

电力行业（送电工程、变电工程）

建设单位

娄底职业技术学院

项目名称

无人机产教融合基地内场隔断与实训室内部装修项目

工程名称

审核

姓名

签名

项目负责人

陈 鸿

专业负责人

陈 鸿

校 对

龙 耀

设 计

刘伟军

绘 图

刘伟军

图
纸
名
称

插座平面图

专 业

施工图

图 号

04

日 期


2025. 06

执业专用章

（按规定加盖）

出图专用章


本图须加盖出图签章，否则一律无效

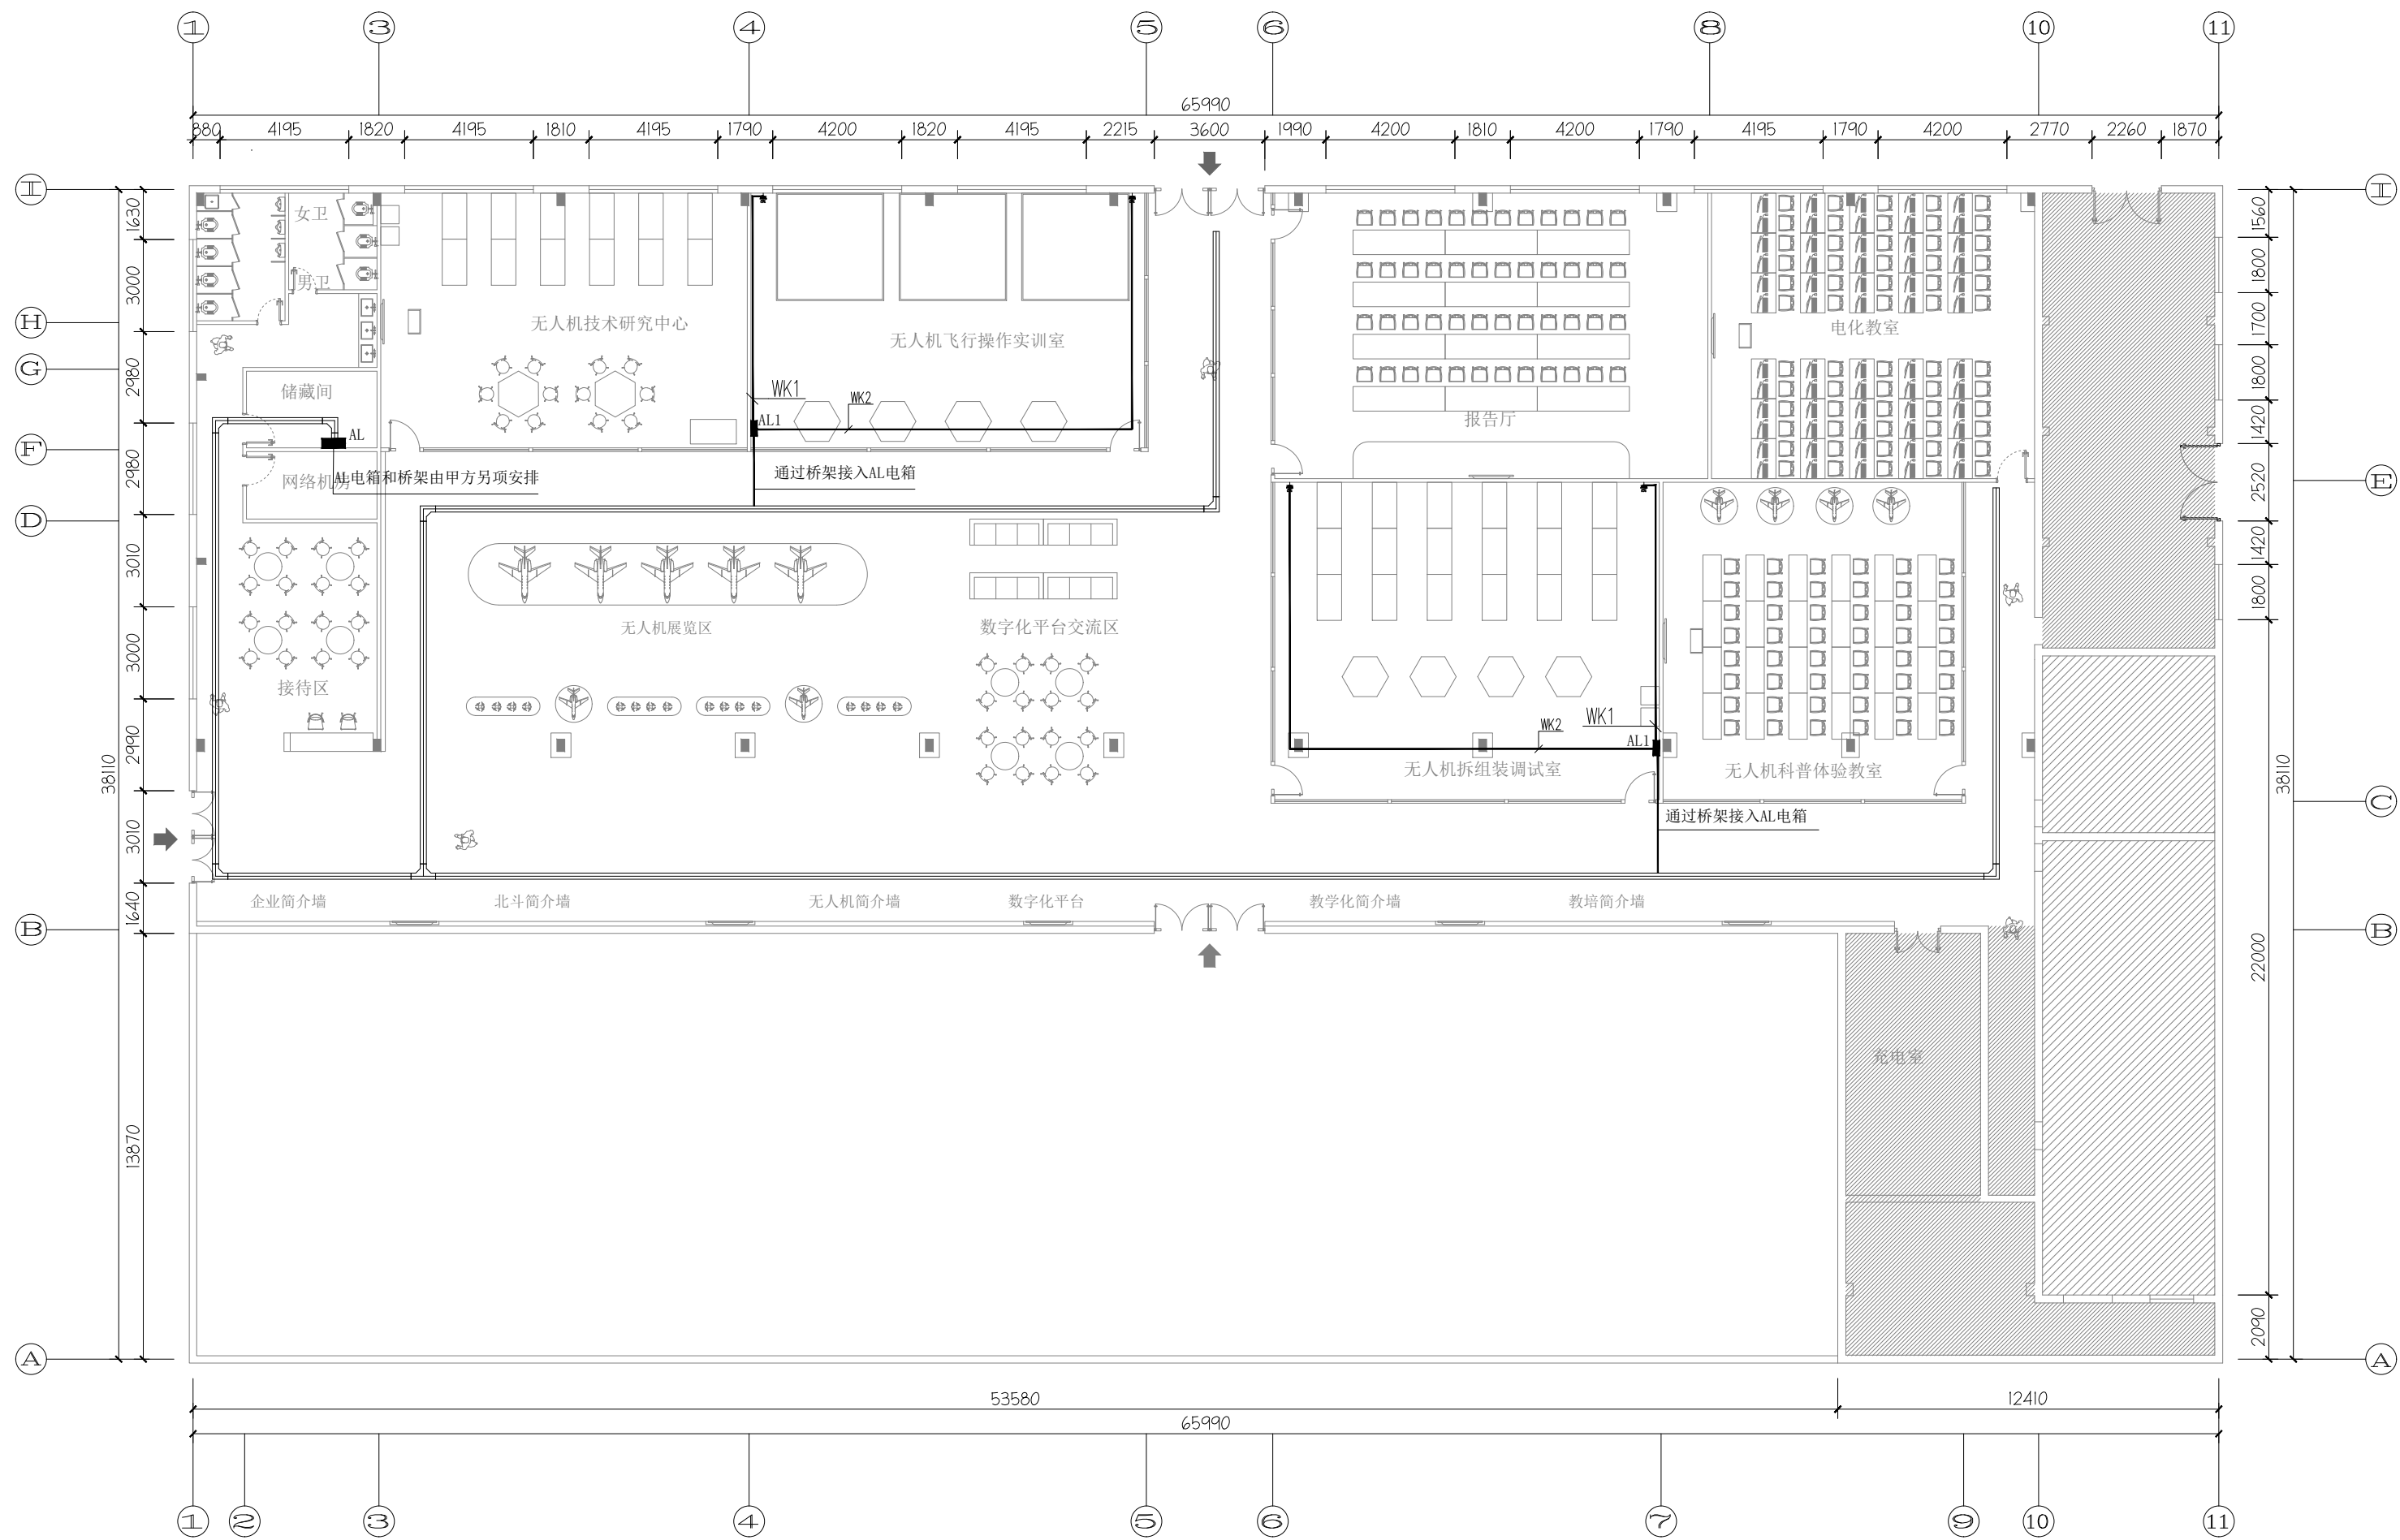

空调配电平面图

SCALE 1:200

设计单位

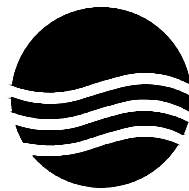

大洲设计咨询集团有限公司

DaZhou Design Consulting Group Co., Ltd

用心设计，绘制人生蓝图

证书编号：A232006431

资质
业务
范围

建筑行业（建筑工程、人防工程）
风景园林工程设计专项
市政行业、水利行业
公路行业（公路）
电力行业（送电工程、变电工程）

建设单位

娄底职业技术学院

项目名称

无人机产教融合基地内场隔断与实训室内部装修项目

工程名称

审核

姓名

签名

项目负责人

陈鸿

专业负责人

陈鸿

校对

龙耀

设计

刘伟军

绘图

刘伟军

图
纸
名
称

空调配电平面图

专业

施工图

图号

05

日期

2025. 06

执业专用章

（按规定加盖）

出图专用章

本图须加盖出图签章，否则一律无效


灯具图例:

编号	图例	灯具名称	功率
L01		300*300 LED灯盘	12W
L02		600*600 LED灯盘	36W
L03		工程车间灯	200W
		底装换气扇(带止回阀)	

开关图例表:

图例	说明
	单联单控
	控双单控
	三联单控


注:除特殊标注及图例标示外,所有照明开关、插座均暗装。
除特殊标注及图例标示外,所有照明开关底边距地1.3m。

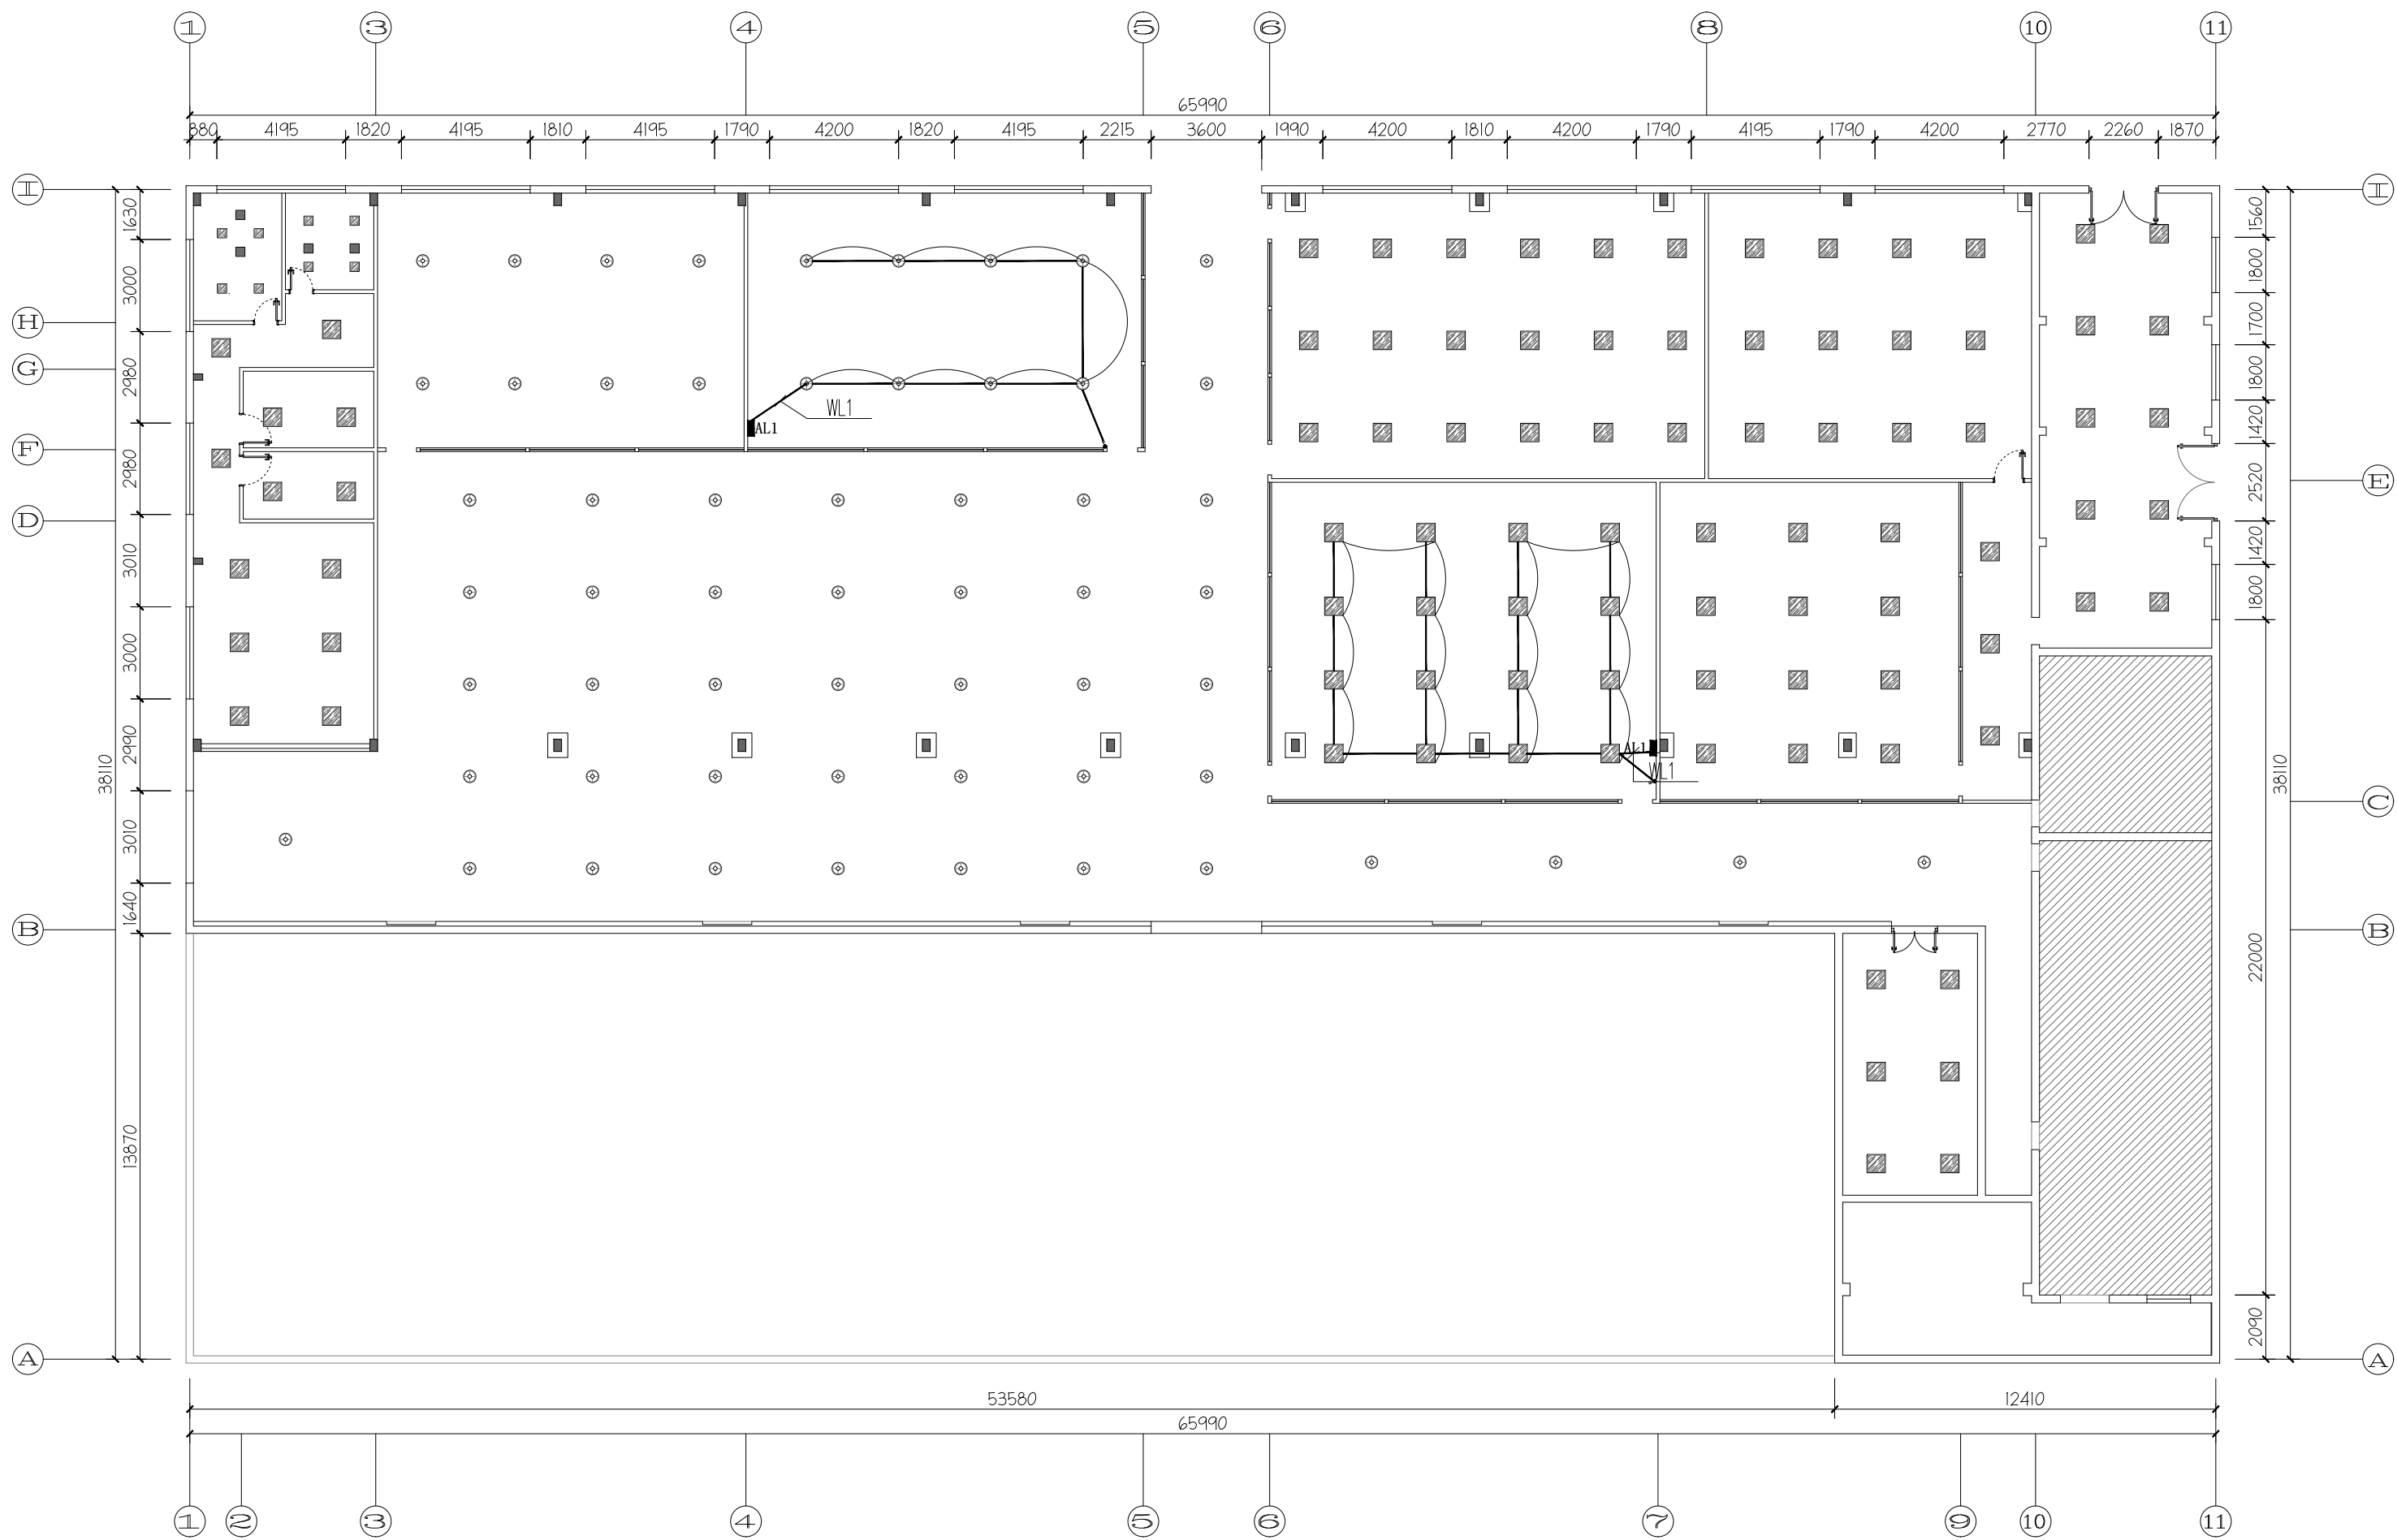

照明平面图

SCALE 1:200

设计单位

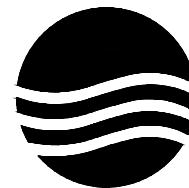

大洲设计咨询集团有限公司

DaZhou Design Consulting Group Co.,Ltd

用心设计, 绘制人生蓝图

证书编号: A232006431

资质
业务
范围

建筑行业(建筑工程、人防工程)
风景园林工程设计专项
市政行业、水利行业
公路行业(公路)
电力行业(送电工程、变电工程)

建设单位

娄底职业技术学院

项目名称

无人机产教融合基地内场隔断与实训室内部装修项目

工程名称

审核

姓名

田洪斌

签名

项目负责人

陈鸿

专业负责人

陈鸿

校对

龙耀

设计

刘伟军

绘图

刘伟军

图
纸
名
称

照明平面图

专业

施工图

图号

06

日期

2025. 06

执业专用章

(按规定加盖)

出图专用章

本图须加盖出图签章, 否则一律无效

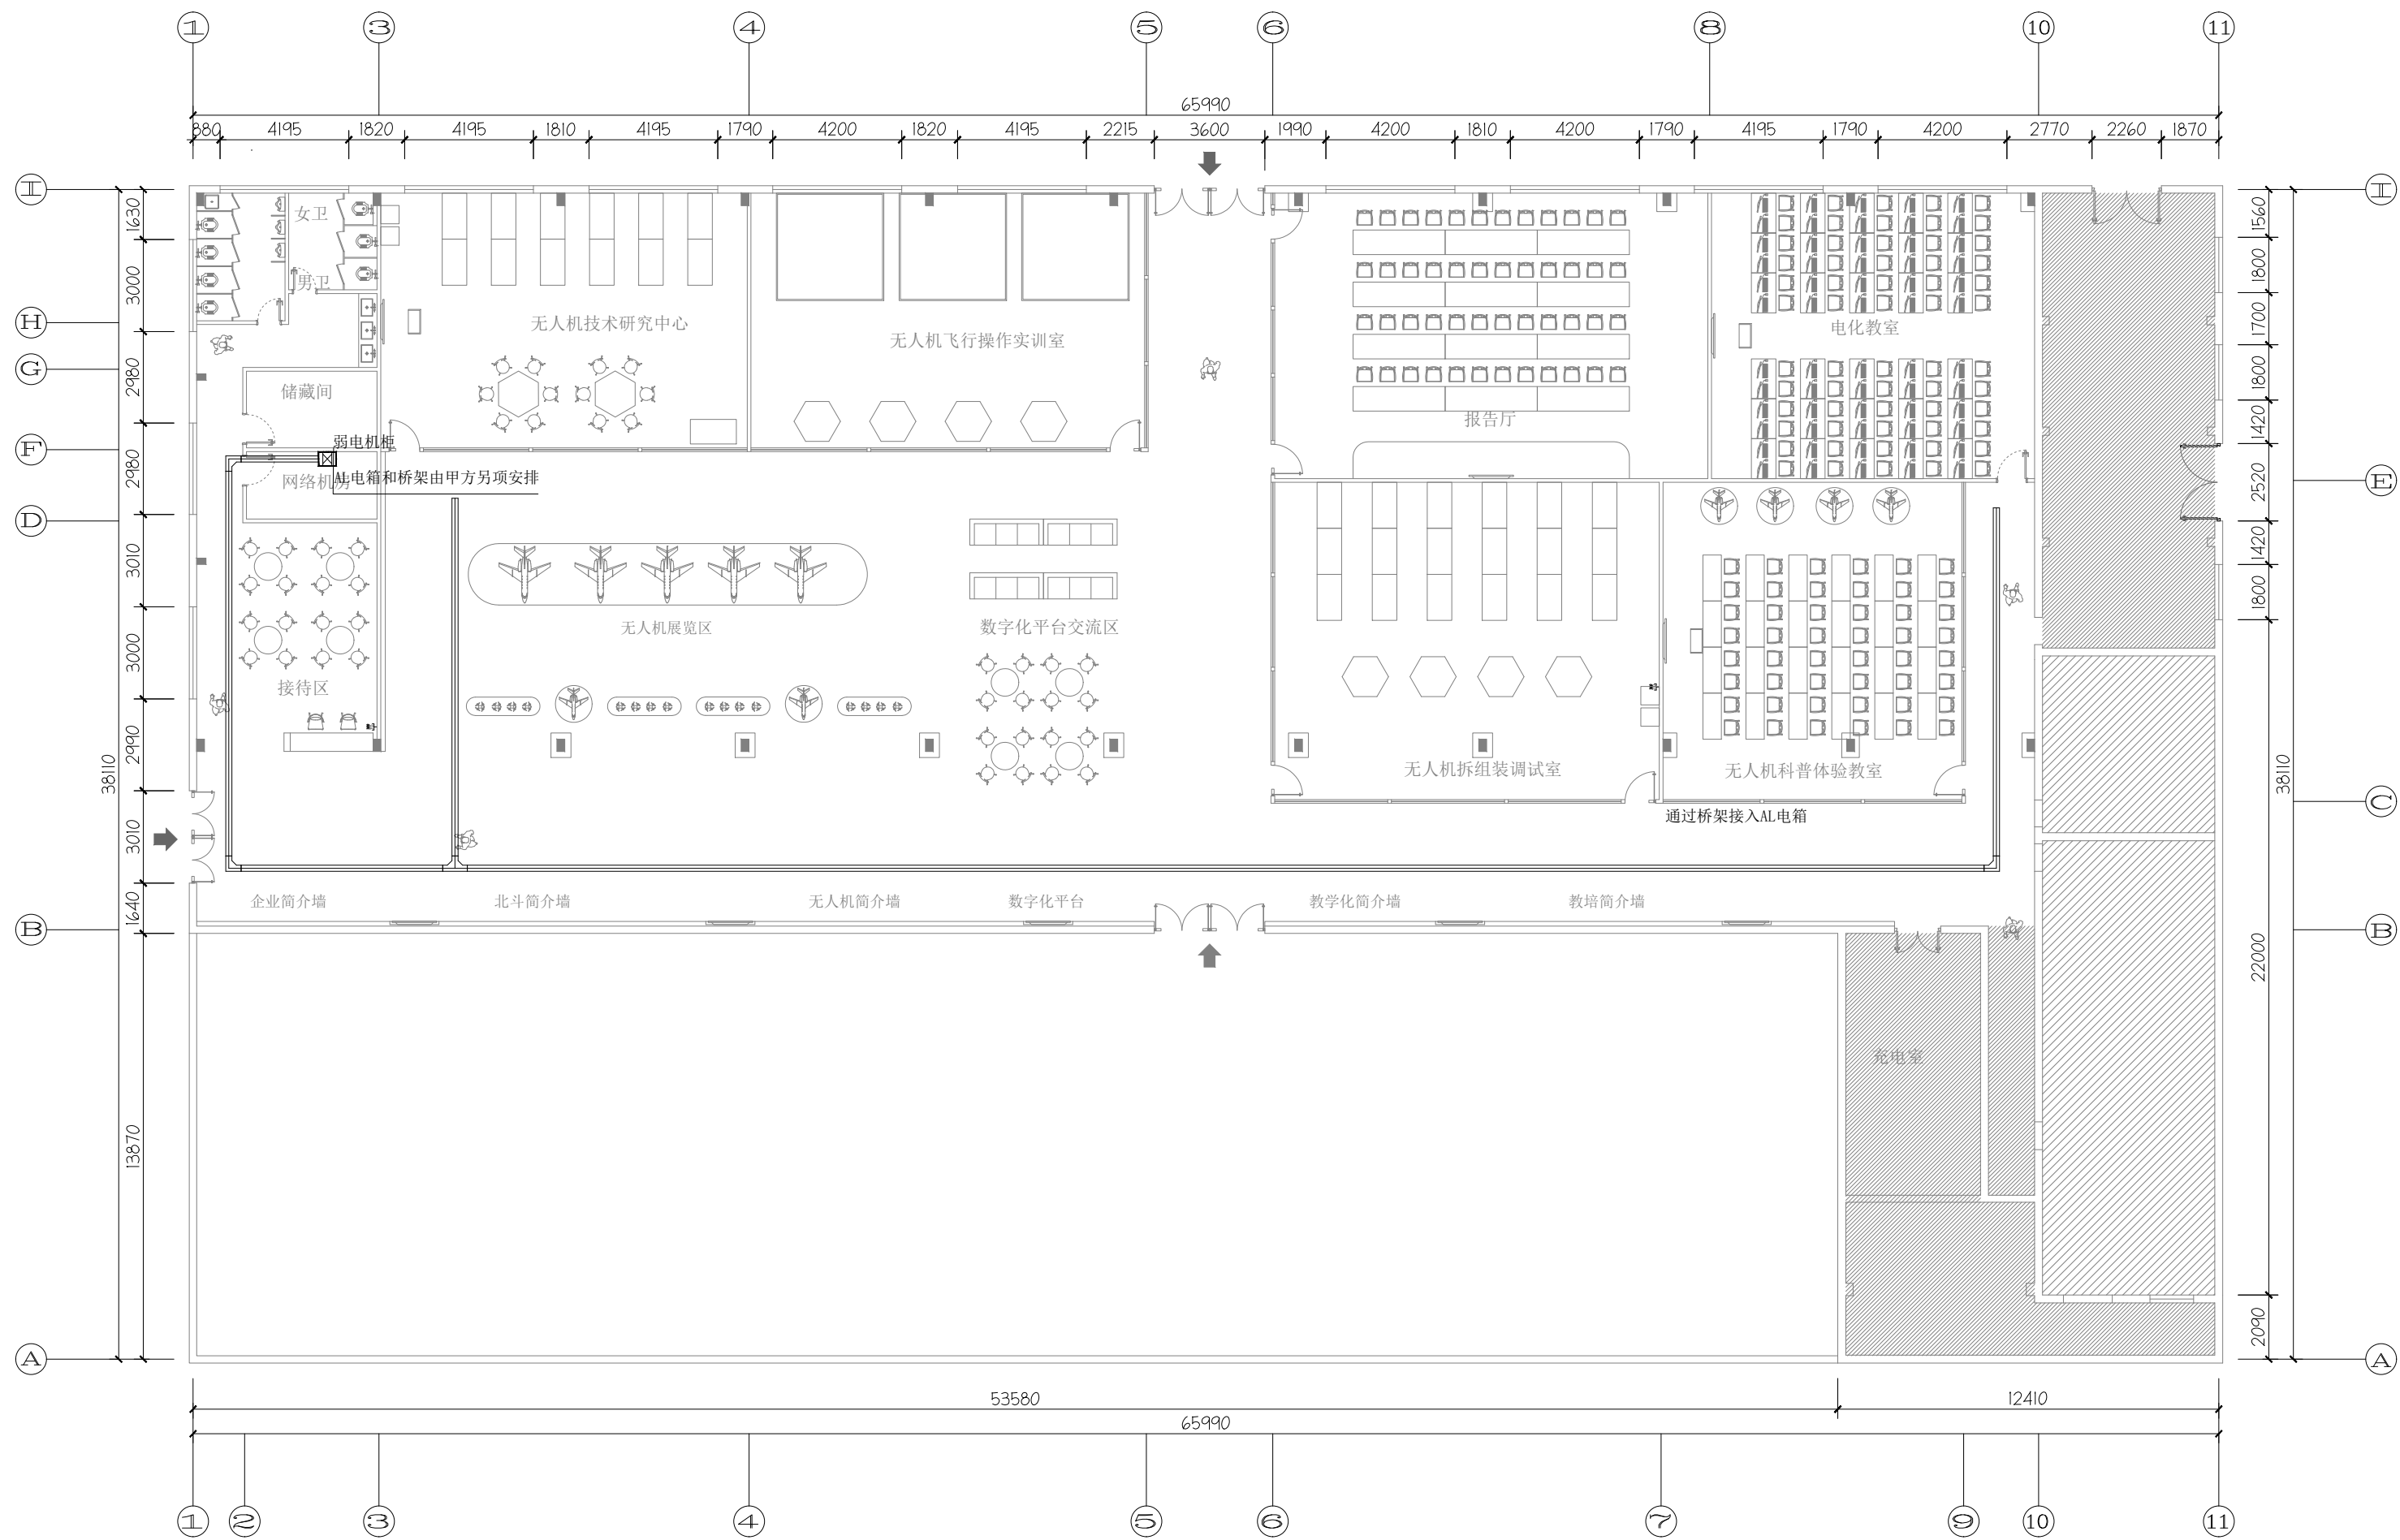


图 例	设备名称	安装方式	安装高度mm
	电视墙面信息点	86底盒	详见标注
	网络墙面信息点	86底盒	详见标注

线缆标注:

—— nT —— 六类非屏蔽双绞线: UTP6-JDG16-CE/WC

—— nV —— 有线电视线缆: SYWV75-5-PVC20-CE/WC

n=2, JDG管径为 $\varnothing$ 20;n=3~4, JDG管径为 $\varnothing$ 25;n=5~6, JDG管径为 $\varnothing$ 32

n=7~8, JDG管径为2* $\varnothing$ 25;n=9~10, JDG管径为2* $\varnothing$ 32;n=11~12, JDG管径为3* $\varnothing$ 25

弱电平面图

SCALE 1:200

设计单位

大洲设计咨询集团有限公司
DaZhou Design Consulting Group Co.,Ltd

用心设计，绘制人生蓝图
证书编号: A232006431

资质
业务
范围

建筑行业（建筑工程、人防工程）
风景园林工程设计专项
市政行业、水利行业
公路行业（公路）
电力行业（送电工程、变电工程）

建设单位

娄底职业技术学院

项目 名称

无人机产教融合基地内场隔断与实训室内部装修项目

工程名称

	姓 名	签 名
审 核	田洪斌	
项目负责人	陈 鸿	
专业负责人	陈 鸿	
校 对	龙 耀	
设 计	刘伟军	
绘 图	刘伟军	

图 纸
名 称

弱电平面图

专 业

施工图

图 号

07

日 期

2025. 06

执业专用章

(按规定加盖)

出图专用章

本图须加盖出图签章，否则一律无效